

MAPA DO CELÓW PROJEKTOWYCH

SKALA 1:500

Obiekt: Malczewskiego, dz. nr 452/1

Data opracowania mapy: 26.05.2021r.

Identyfikator i nazwa jednostki ewidencyjnej: 226101_1, M.Gdańsk

Identyfikator i nazwa obrębu ewidencyjnego: 226101_1.0077

Nr sekcji: 6.220.26.01.2.3, 6.220.26.01.4.1

Imię i nazwisko osoby lub podmiotu, który wykonał mapę:

GEOWAP SP. Z O.O.

al. Jana Pawła II 20 : 80-462 Gdańsk
NIP: 584-278-99-99 REGON: 385219622
tel. 606 - 471 - 896
biuro@geowap.pl

Imię i nazwisko geodety, który sporządził mapę: mgr inż. Paweł Klockowski (nr uprawn. 21537 zakres I i II)

ID Pracy: WG-III.6640.1.2401.2021

Układ współrzędnych prostokątnych płaskich: PL-2000/6

Układ wysokości: Kronsztadt '86bis

--- oznaczenie granic obszaru, który był przedmiotem aktualizacji

Dla działki w zakresie opracowania mapy nie badano słuszności gruntowych.

Nie wyklucza się istnienia w terenie urządzeń podziemnych, dla których brak było informacji branżowych i nie zostały odnalezione w trakcie inwentaryzacji geodezyjnej.
Gdańsk, dnia 26.05.2021r.

W zakresie opracowania mapy występują projektowane urządzenia uzgodnione na naradach koordynacyjnych - zgodnie z treścią mapy.
Gdańsk, dnia 26.05.2021r.

Obiekty nieobjęte katalogiem obiektów baz danych:

--- nieprzekraczalna linia zabudowy

Oświadczam, że operat techniczny zawierający rezultaty prac geodezyjnych, w wyniku których powstał niniejszy dokument uzyskał pozytywny wynik weryfikacji.

Identyfikator zgłoszenia prac geodezyjnych: WG-III.6640.1.2401.2021

Organ służby geodezyjnej, który otrzymał zgłoszenie: Urząd Miejski w Gdańsku


Nr oraz data sporządzenia dokumentu zawierającego wynik pozytywnej weryfikacji: Protokół weryfikacji nr WG-III.6640.1.2401.2021_23941 z dnia 01.06.2021r.

Wykonawca prac geodezyjnych: GEOWAP SP. Z O.O.

Imię i nazwisko oraz nr uprawnień zawodowych kierownika prac: mgr inż. Paweł Klockowski nr uprawnień 21537



Dokument
podpisany przez
Paweł
Klockowski
Data: 2021.06.04
08:33:41 CEST

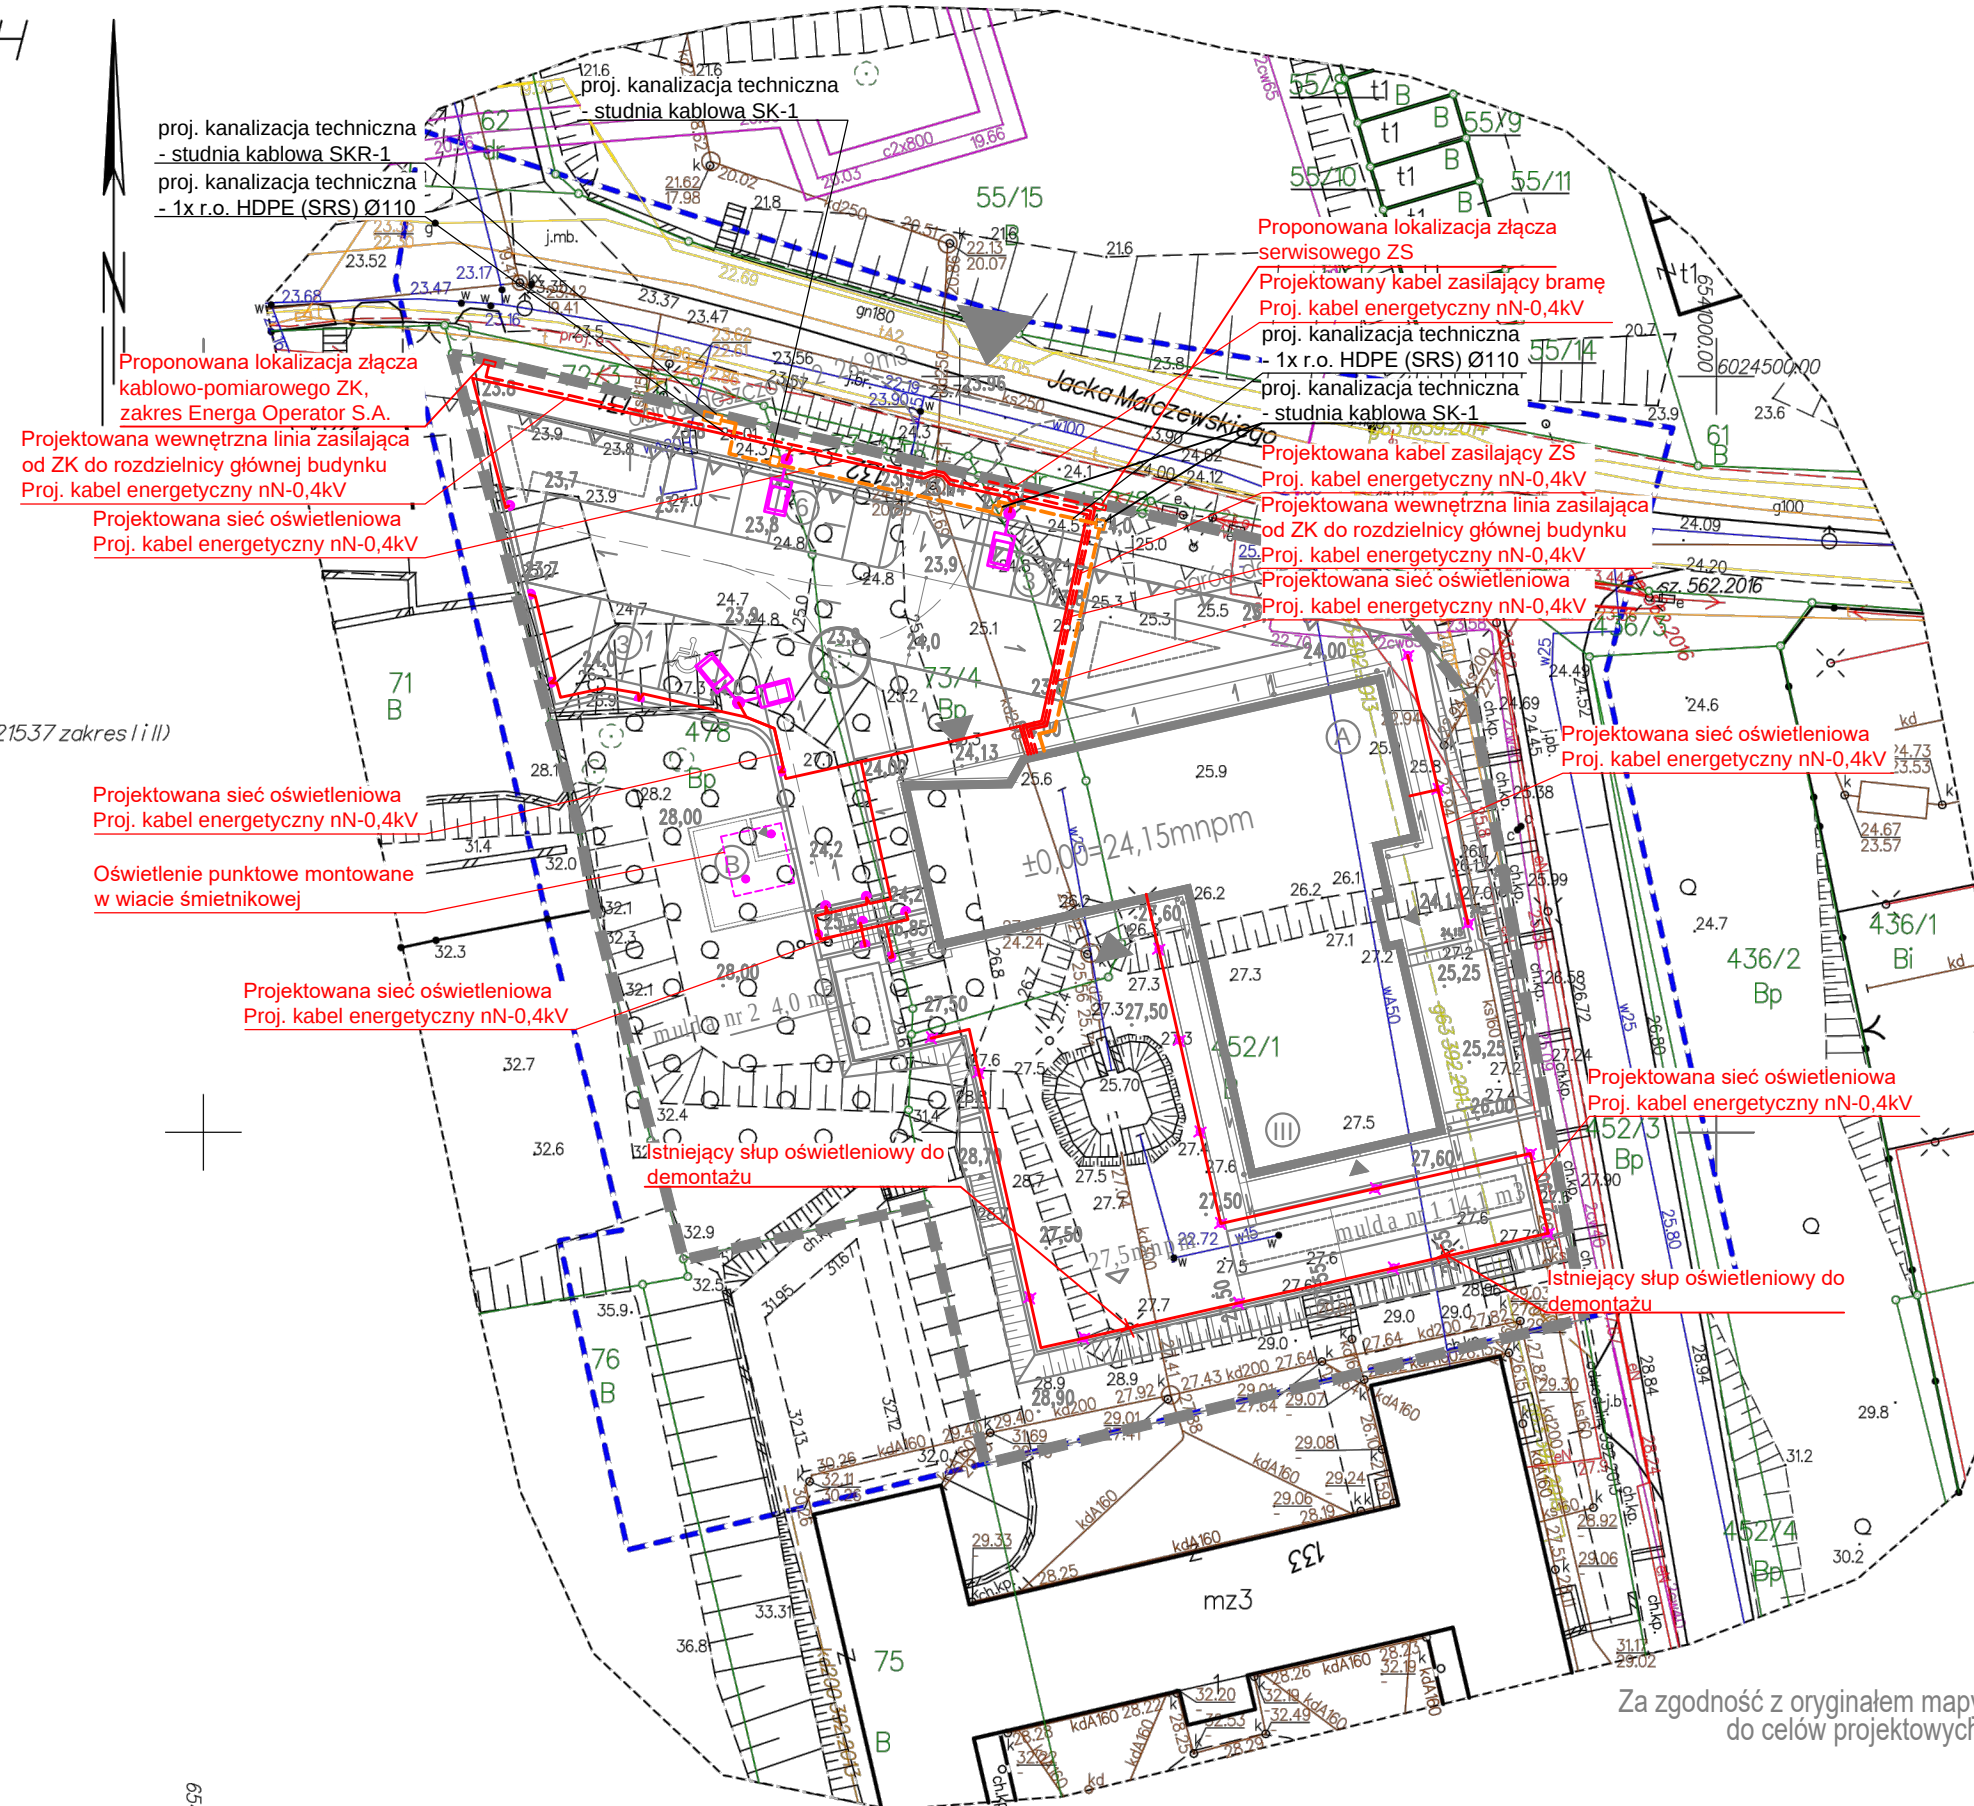

LEGENDA

- Oprawa oświetlenia podstawowego, np.: SŁUP AURIGA P 5,0 m + wysięgnik OC S 1/0,5/5° + fundament F100/30 + 1x oprawa OPTILUM BGP282 T25 DW50 LED70
- Oprawa oświetlenia podstawowego LED, do wbudowania w ścianę np.: Optilum INSERT +2 10W 840 A25/M
- Oprawa oświetlenia podstawowego LED, słup h=1m, np.: OPTILUM FAT LED 04 950lm 10W h=1m
- Oprawa oświetlenia podstawowego LED Oświetlenie punktowe montowane w wiacie śmietnikowej, IP65 np.: Optilum DL 200 22W
- Projektowana wewnętrzna linia zasilająca od ZK do rozdzielni głównej budynku Proj. kabel energetyczny nN-0,4kV
- Proj. sieć oświetleniowa Proj.kabel energetyczny nN-0,4kV
- Proponowana lokalizacja złącza ZK wg. warunków przyłączenia do sieci elektroenergetycznej (zakres Energa-Operator S.A.)
- Proj. kanalizacja techniczna
- Proj. studnia kablowa na potrzeby kanalizacji technicznej SKR-1
- Proj. studnia kablowa na potrzeby kanalizacji technicznej SK-1

UWAGA

- Kable prowadzić na całej długości w rurze osłonowej HDPE.

PROJEKT CHRONIONY PRAWEM AUTORSKIM
ZABRONIONE KOPIOWANIE I POWIELANIE PROJEKTU
Dz.Ust.nr24,Poz.83 z dn.4.02.1994

**NOWACKI & SALASIŃSKA
ARCHITEKCI**

GDAŃSK UL. TURZYSKOWA 43/7
tel.583053043, tel.kom. 605307274; 504171040
e-mail anna@nowackisalasincka.pl

INWESTOR: Stowarzyszenie Pomocy Osobom Autystycznym
Plac gen..Józefa Wybickiego 18 80-440 Gdańsk

TEMAT: Budowa budynku DPS Wspólnota domowa II

ADRES: Gdańsk, ul. Malczewskiego, dz. nr 452/1, 75, 73/4, 478, obręb 0077

RYSUNEK: PLAN ZAGOSPODAROWANIA TERENU

NAZWISKO		PODPIS	SKALA
PROJEKTANT	mgr inż. Łukasz Ruskań upr.POM/0210/POOE/10		
			1:500
SPRAWDZAJĄCY	mgr inż. Krzysztof Czapliński upr.MAZ/0313/POOE/12		NR RYS. E-0
PAŹDZIERNIK 2021	PROJEKT BUDOWLANY		